

- ① CUADRO ELÉCTRICO
- ② BIE
- ③ EXTINTOR
- ④ CÁMARA DE SEGURIDAD
- ⑤ MEDIDOR TEMPERATURA Y HUMEDAD RELATIVA DE LA SALA
- ⑥ ALTAVOZ

ÁREA EXPOSICIÓN: 210.26 m²

ALTURA MUROS SALA: 4.00 m

ml EXPOSICIÓN: 75.85 ml


m² PARED: 359.32 m²

Nombre del plano:
SALA DE EXPOSICIONES CANAL DE ISABEL II
C/ Santa Engracia 125
Planta Baja - Elementos sala

Escala: 1/100

Fecha: Diciembre 2017

Nº: 09

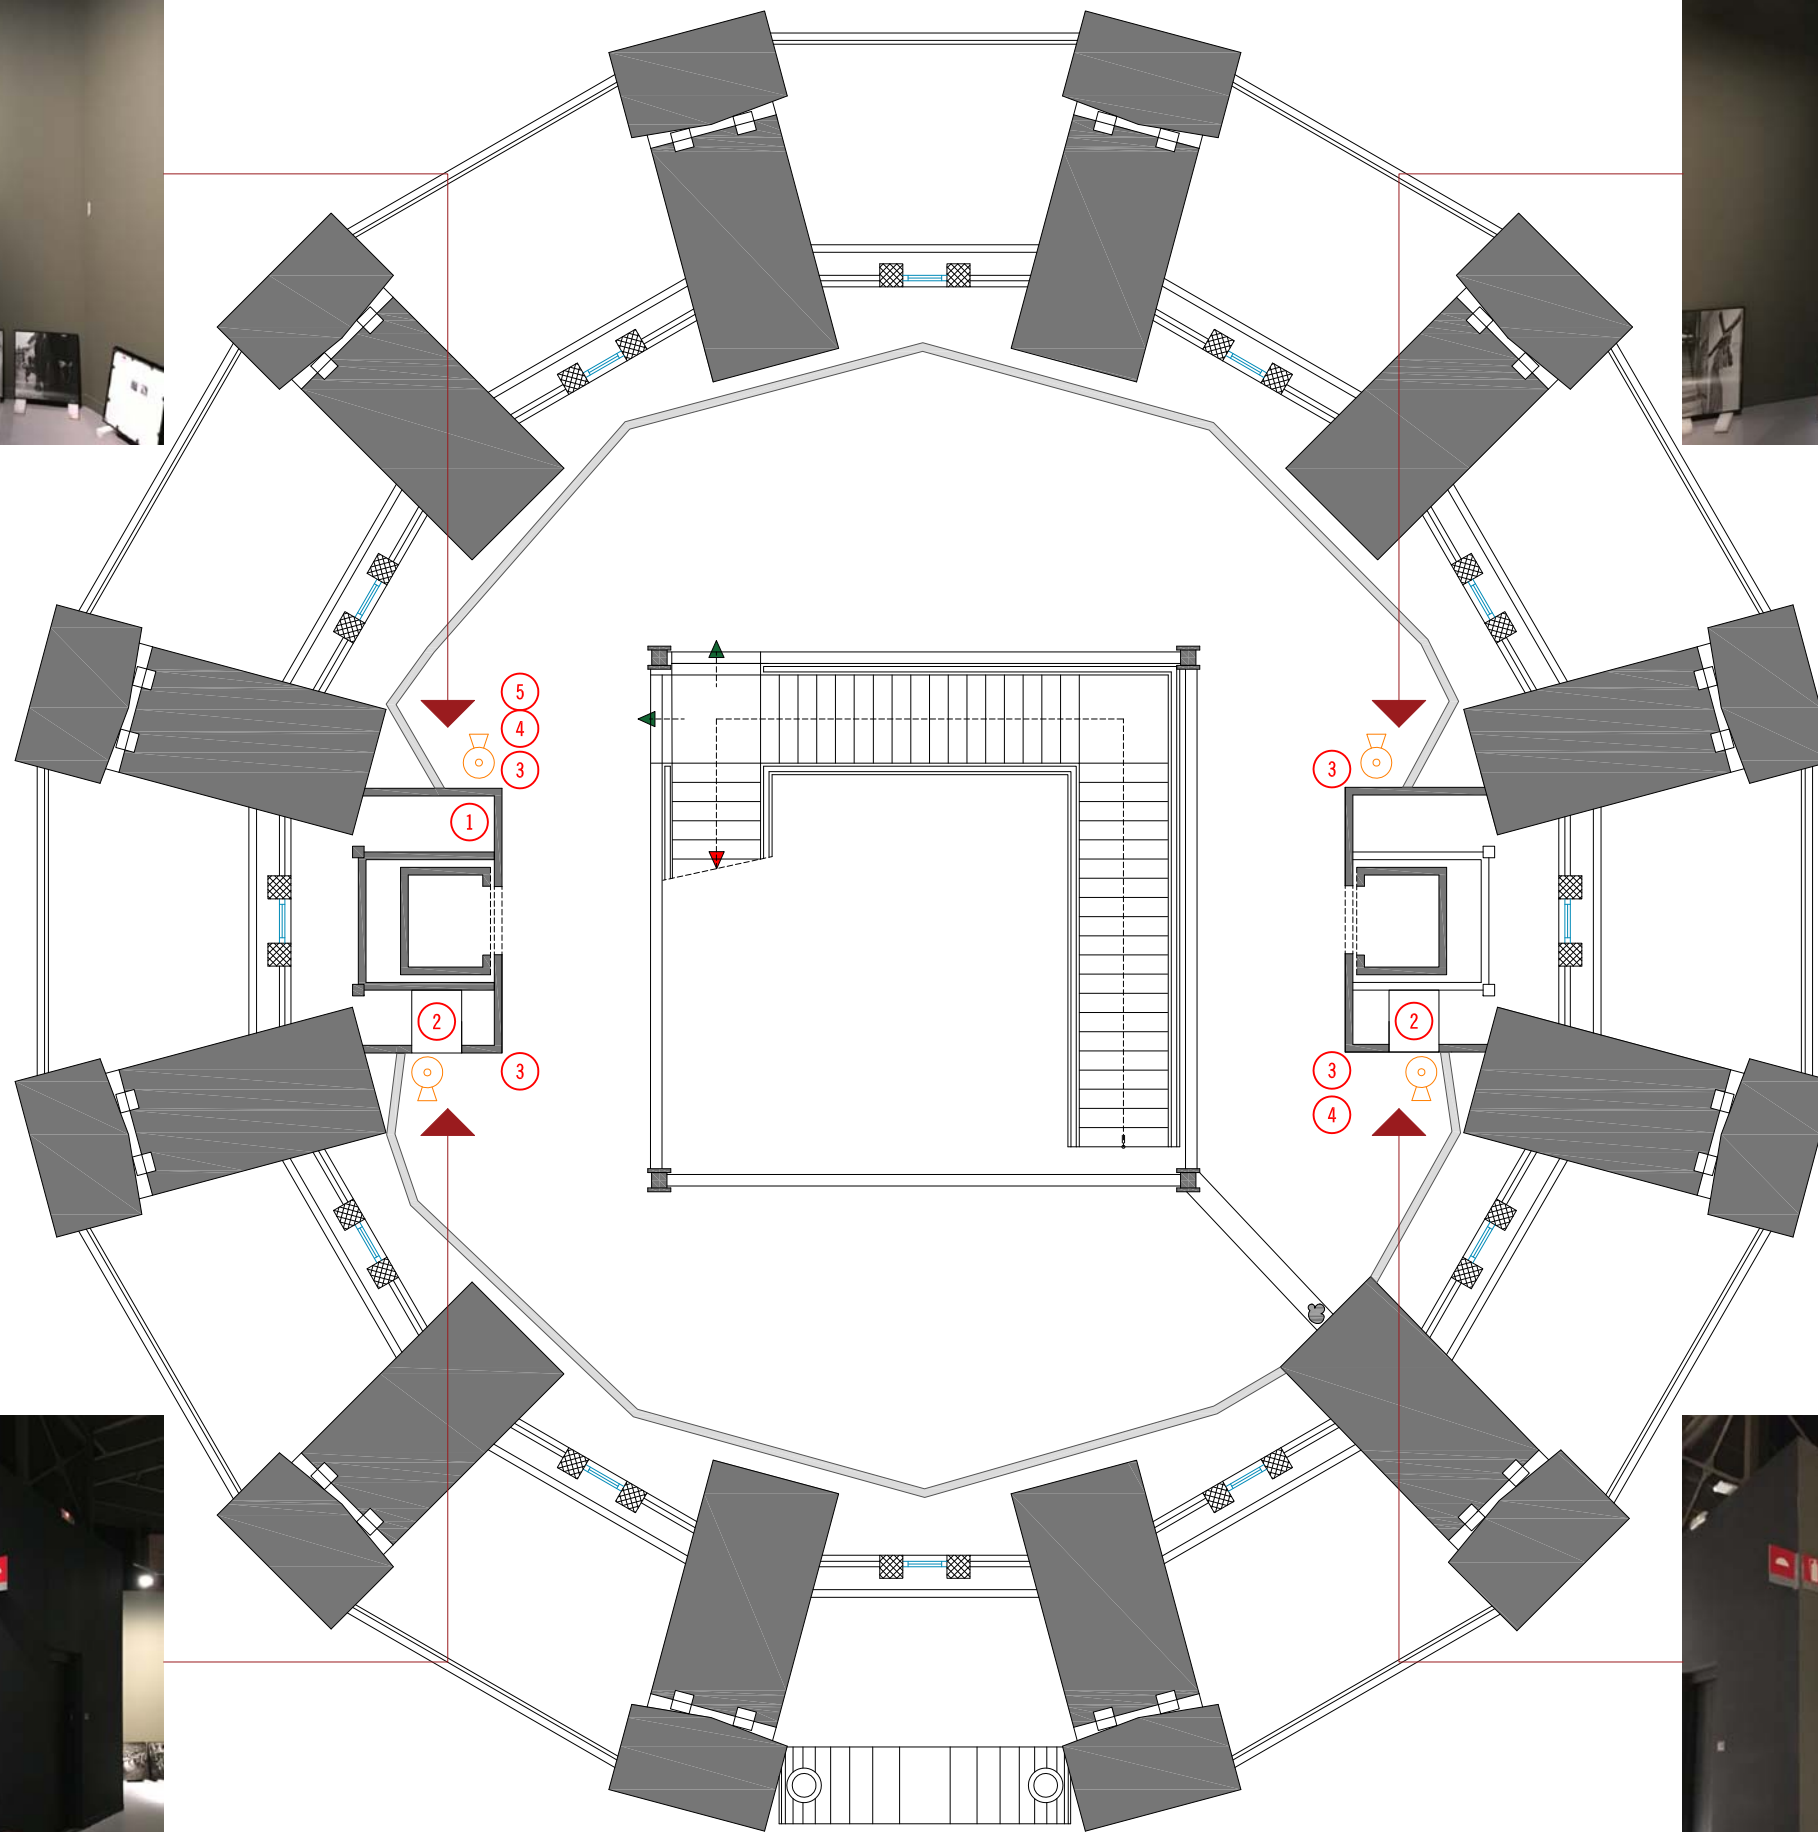

- ① CUADRO ELÉCTRICO
- ② BIE
- ③ EXTINTOR
- ④ CÁMARA DE SEGURIDAD
- ⑤ MEDIDOR TEMPERATURA Y HUMEDAD RELATIVA DE LA SALA
- ⑥ ALTAVOZ

ÁREA EXPOSICIÓN: 105.19 m²

ALTURA MUROS SALA: 2.83 m

ml EXPOSICIÓN: 38.33 ml


m² PARED: 180.80 m²

Nombre del plano:
SALA DE EXPOSICIONES CANAL DE ISABEL II
C/ Santa Engracia 125
Planta Primera - Elementos sala

Escala: 1/100

Fecha: Diciembre 2017

Nº: 10

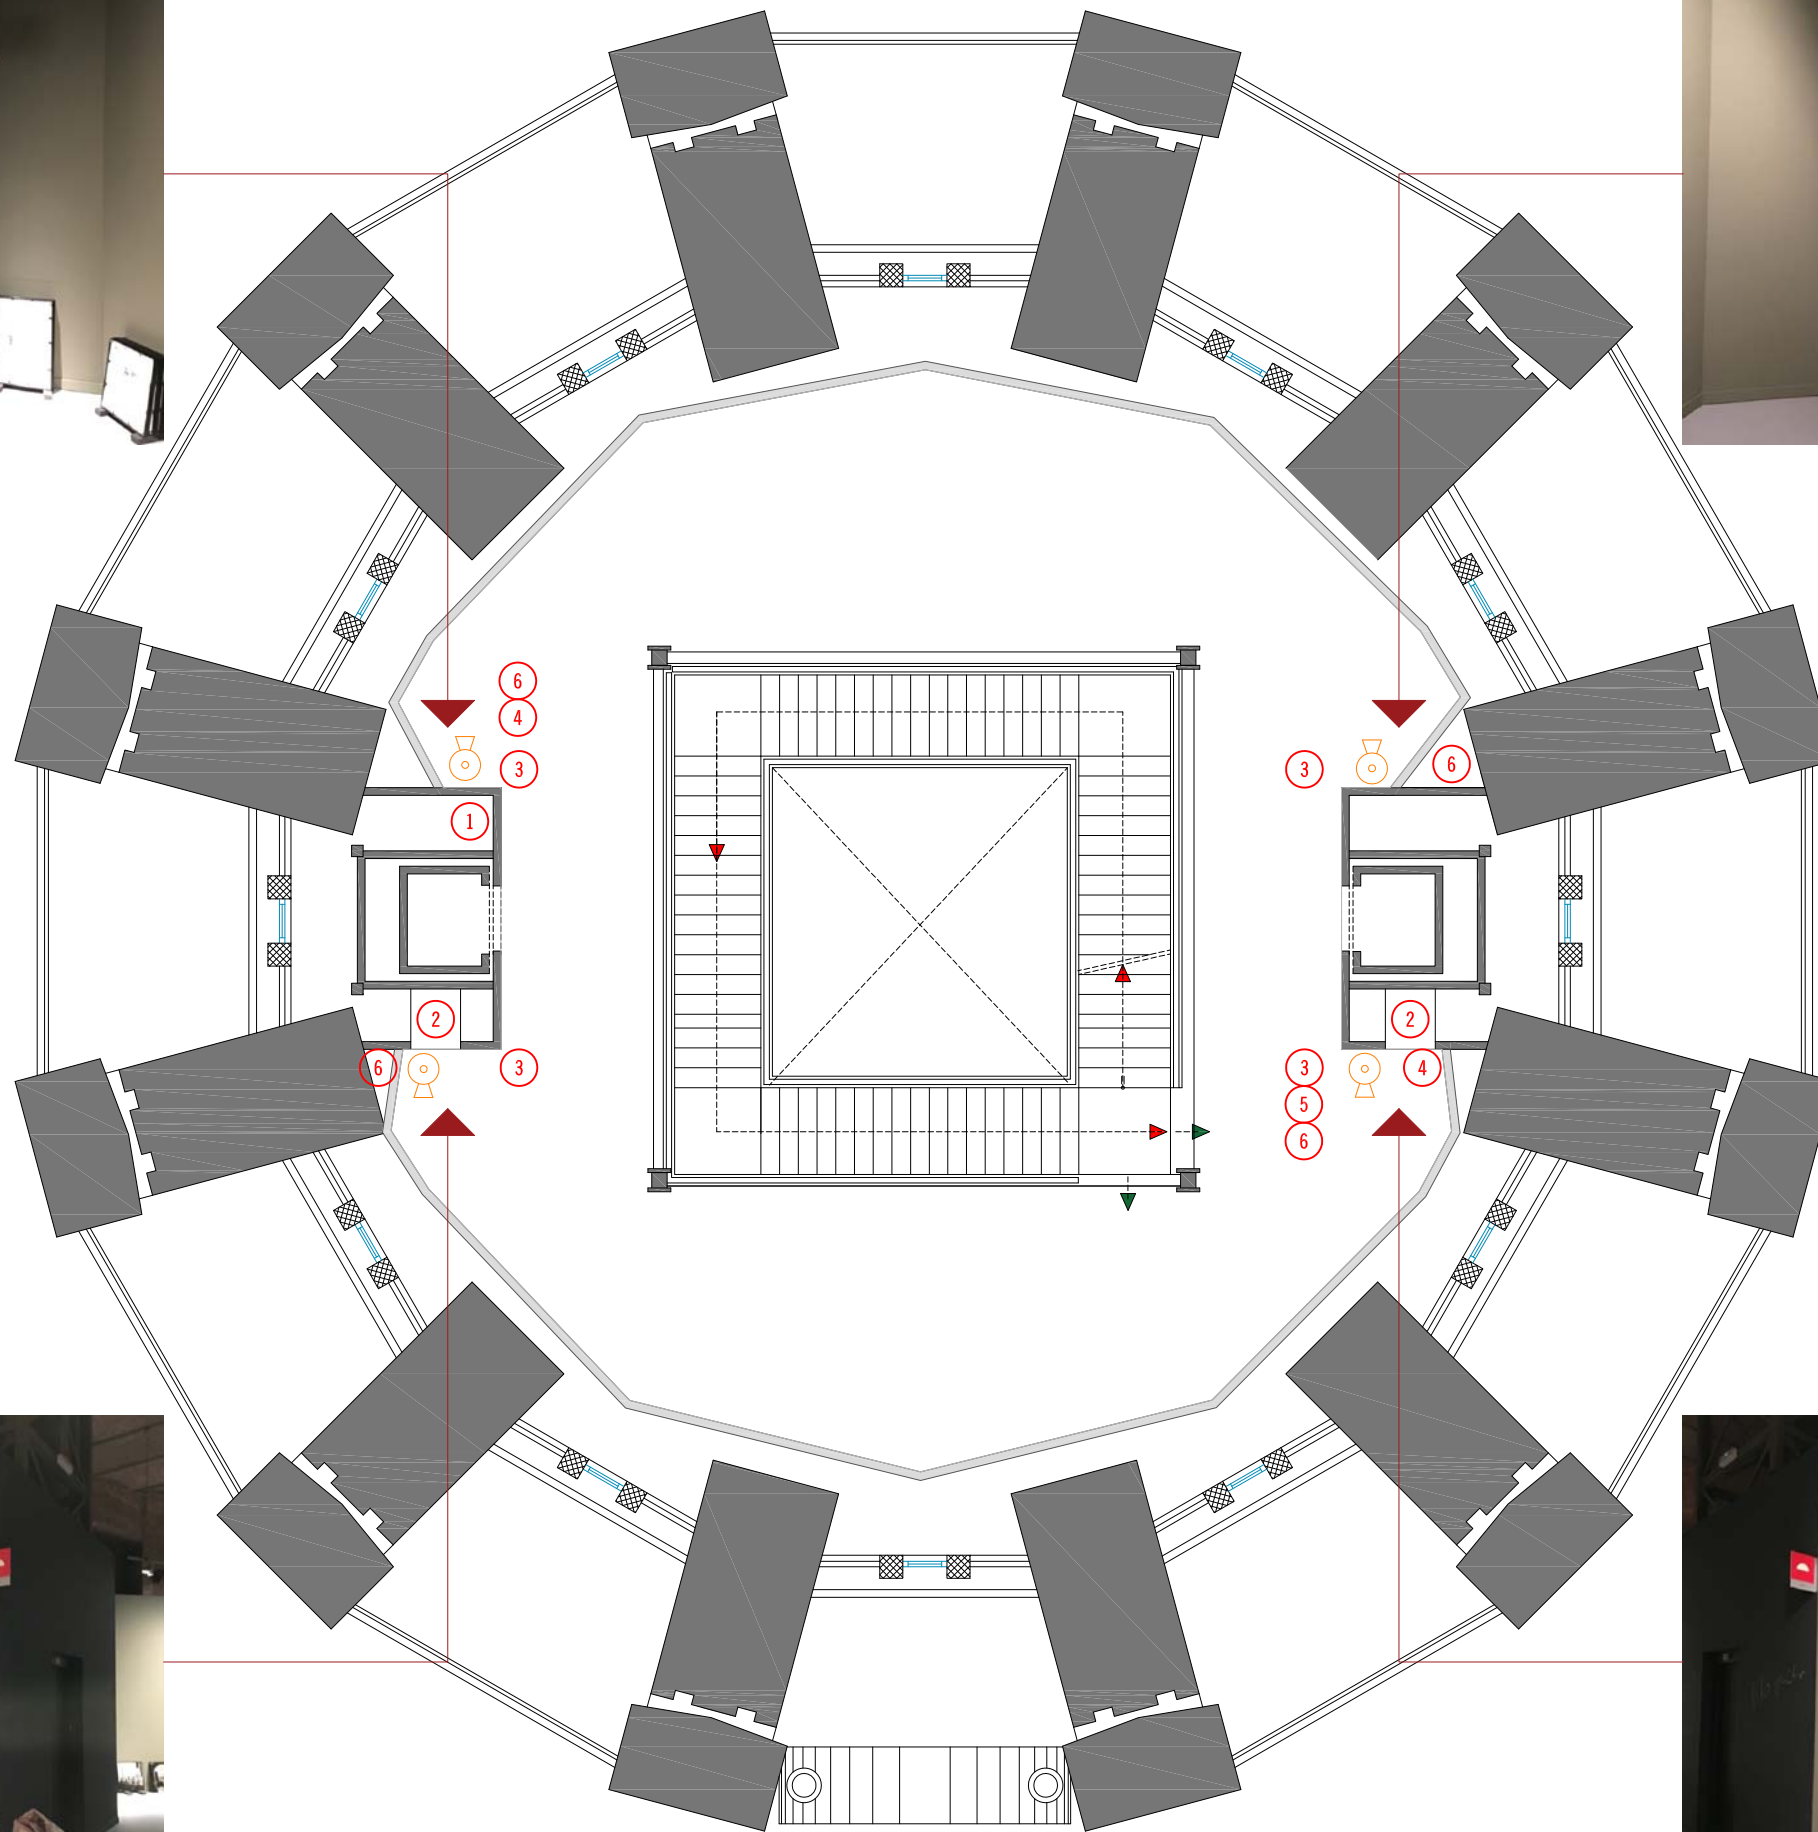

- ① CUADRO ELÉCTRICO
- ② BIE
- ③ EXTINTOR
- ④ CÁMARA DE SEGURIDAD
- ⑤ MEDIDOR TEMPERATURA Y HUMEDAD RELATIVA DE LA SALA
- ⑥ ALTAVOZ

ÁREA EXPOSICIÓN: 102.34 m²

ALTURA MUROS SALA: 2.83 m

ml EXPOSICIÓN: 39.95 ml



m² PARED: 186.29 m²

Nombre del plano:
SALA DE EXPOSICIONES CANAL DE ISABEL II
C/ Santa Engracia 125
Planta Segunda - Elementos sala

Escala: 1/100

Fecha: Diciembre 2017

Nº: 11

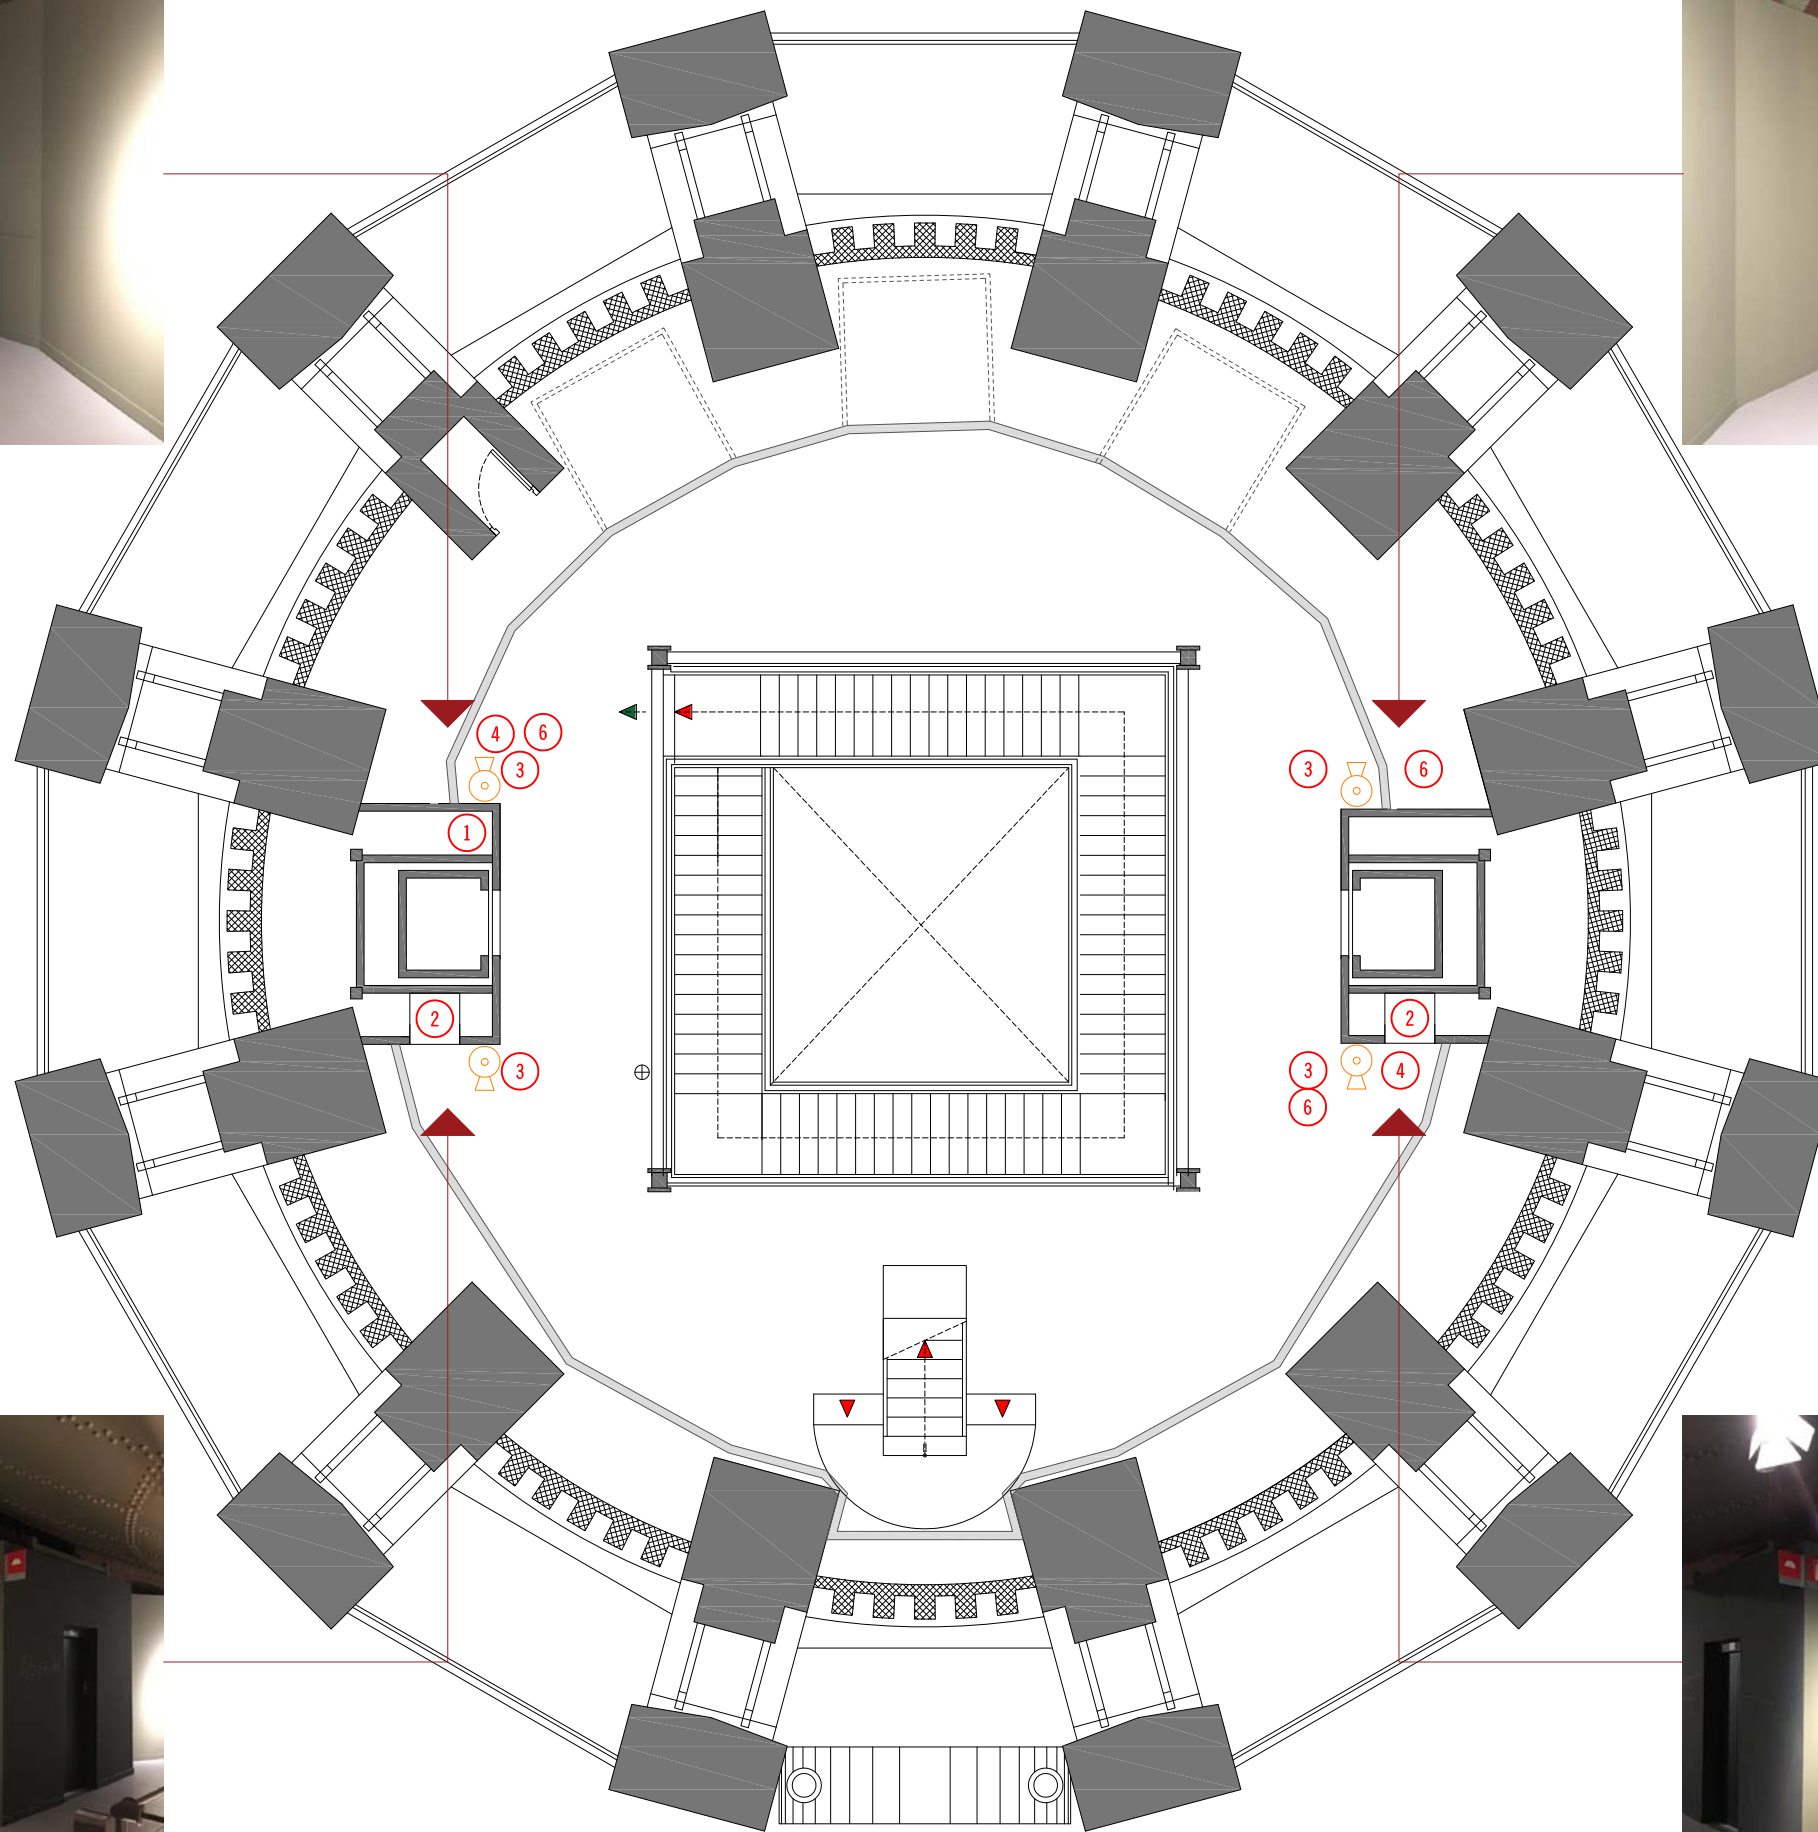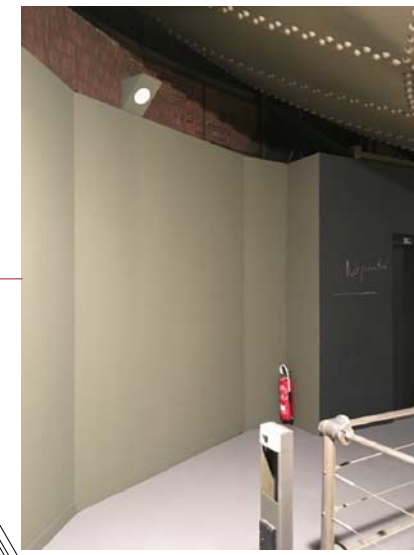

- ① CUADRO ELÉCTRICO
- ② BIE
- ③ EXTINTOR
- ④ CÁMARA DE SEGURIDAD
- ⑤ MEDIDOR TEMPERATURA Y HUMEDAD RELATIVA DE LA SALA
- ⑥ ALTAVOZ

ÁREA EXPOSICIÓN: 83.10 m²

ALTURA MUROS SALA: 2.83 m

m³ EXPOSICIÓN: 34.24 m³

m² PARED: 137.06 m²

Nombre del plano:
SALA DE EXPOSICIONES CANAL DE ISABEL II
C/ Santa Engracia 125
Planta Tercera - Elementos sala

Escala: 1/100

Fecha: Diciembre 2017

Nº: 12